

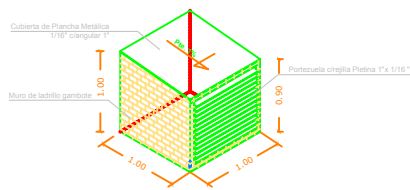
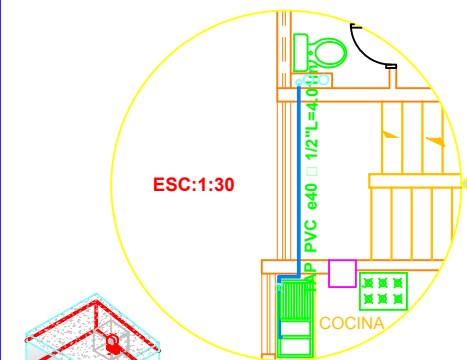


INSTALACIÓN DE AGUA POTABLE

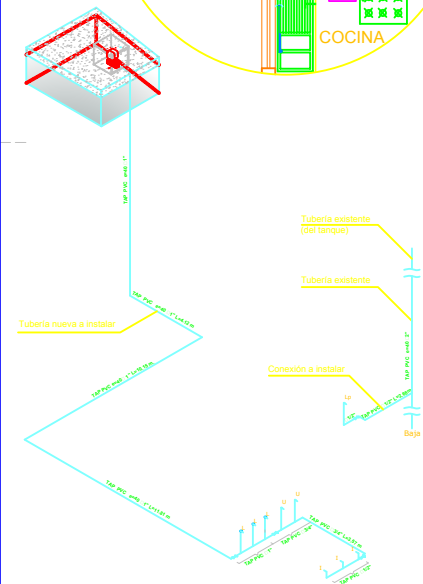


DETALLE CASETTA DE BOMBEO ESC:1:25

SIMBOLOGÍA	
TAP	Tubería de agua potable
LLp	Llave de paso
L	Lavatorio
I	Inodoro
U	Urinario
Lp	Lavaplatos

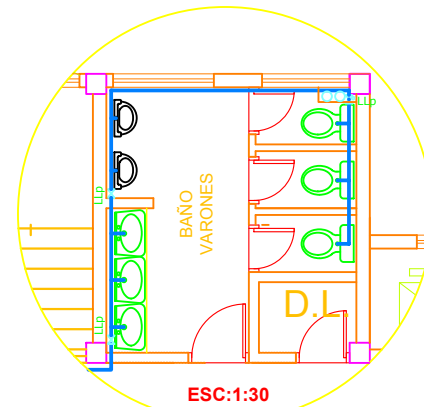

ISOMÉTRICO ESC:1:100

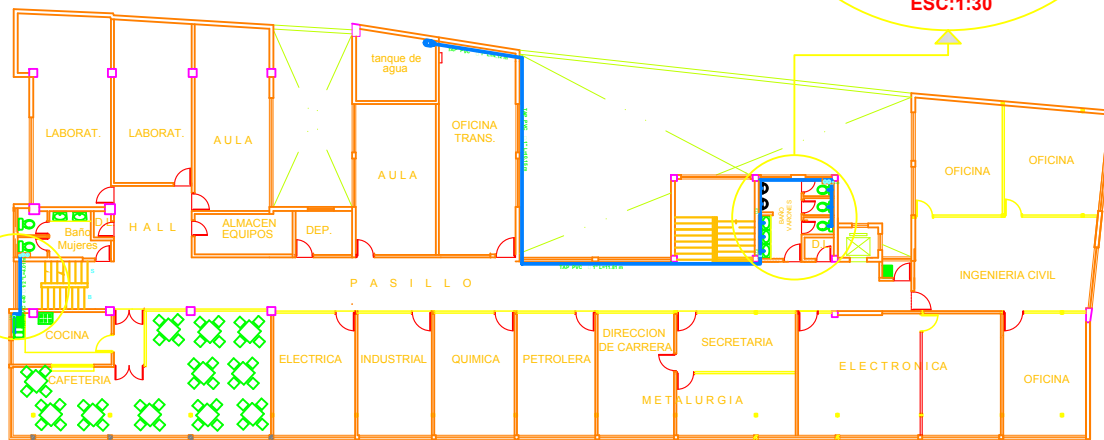




PLANTA NIVEL +24.00

U.M.S.A. DEPARTAMENTO DE INFRAESTRUCTURA	PROYECTO INSTALACIÓN HIDROSANITARIA AMPLIACIÓN PLANTA SÉPTIMO PISO EDIFICIO FAC. DE INGENIERÍA	ING. VICTOR HUGO BARRIOS BLACUTT ING. LUIS BACARREZA SAVATIER ARG. ADRIANA ALBRISI DE RIOS	CIUDAD DE LA PAZ ZONA: CENTRAL UBICACIÓN: PLAZA DEL OBELISCO INSTALACIONES DE AGUA POTABLE PLANTA SÉPTIMO PISO NIVEL +24.00	OBSERVACIONES: DIBUJANTE: Univ. Jheny Huaygua Ramos ESCALA: 1:100 LÁMINA: 1/3	 PLANO DE UBICACIÓN ESC. 1:4000
	PROYECTISTA: JEFE DE DIV. CONSTRUCCIÓN Y MANTTO: JEFA DEPTO. DE INFRAESTRUCTURA:	ING. VICTOR HUGO BARRIOS B. ING. LUIS BACARREZA S. ARG. ADRIANA ALBRISI DE RIOS	INSTALACIONES DE AGUA POTABLE PLANTA SÉPTIMO PISO NIVEL +24.00	OBSERVACIONES: DIBUJANTE: Univ. Jheny Huaygua Ramos ESCALA: 1:100 LÁMINA: 1/3	

INSTALACIONES SANITARIAS

PLANTA NIVEL +24.00

SIMBOLOGÍA	
TS	Tubería Sanitaria
BS	Bajante Sanitaria
BP	Bajante Pluvial
TV	Tubería de ventilación
Ca I	Caja Interceptora
Rp	Rejilla de piso
Rg	Registro

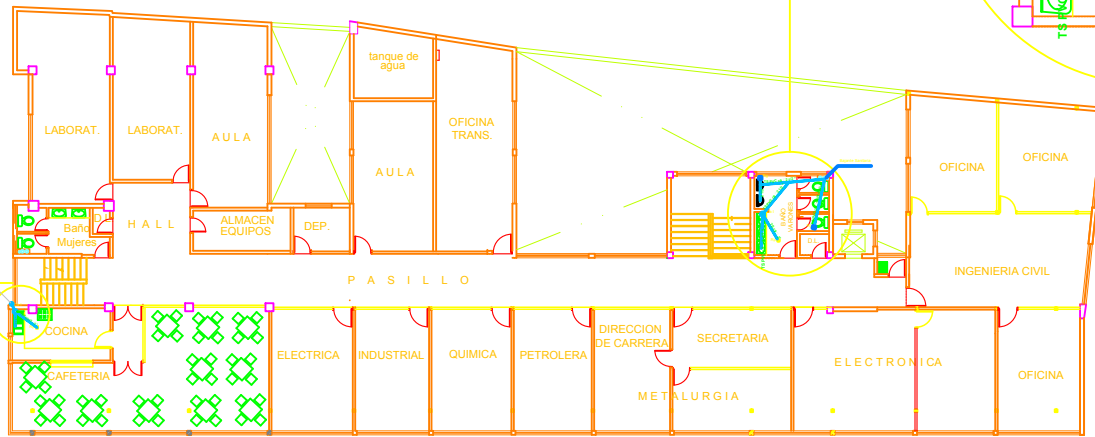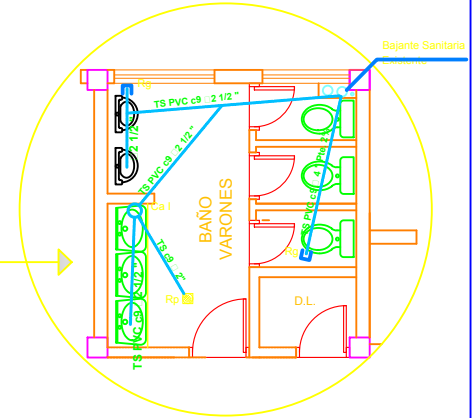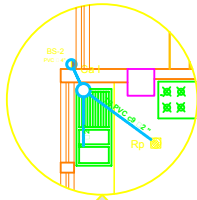


U.M.S.A. <small>UNIVERSIDAD MAYOR DE SAN CARLOS</small>	PROYECTO INSTALACIÓN HIDROSANITARIA AMPLIACIÓN PLANTA SÉPTIMO PISO EDIFICIO FAC. DE INGENIERÍA		CIUDAD DE LA PAZ ZONA: CENTRAL UBICACIÓN: PLAZA DEL OBELISCO	OBSERVACIONES: DIBUJANTE: Univ. Jherry Huaygua Ramos
	PROYECTISTA: ING. VICTOR HUGO BARRIOS B. JEFE DE DIV. CONSTRUCCIÓN Y MANITO: ING. LUIS BACARREZA S. JEFA DEPTO. DE INFRAESTRUCTURA: ARG. ADRIANA ALBRISI DE RIOS	ING. VICTOR HUGO BARRIOS BLACUTT ING. LUIS BACARREZA SAVATIER ARG. ADRIANA ALBRISI DE RIOS		



INSTALACIÓN DE DESAGÜE PLUVIAL

Edificio Facultad de Ingeniería

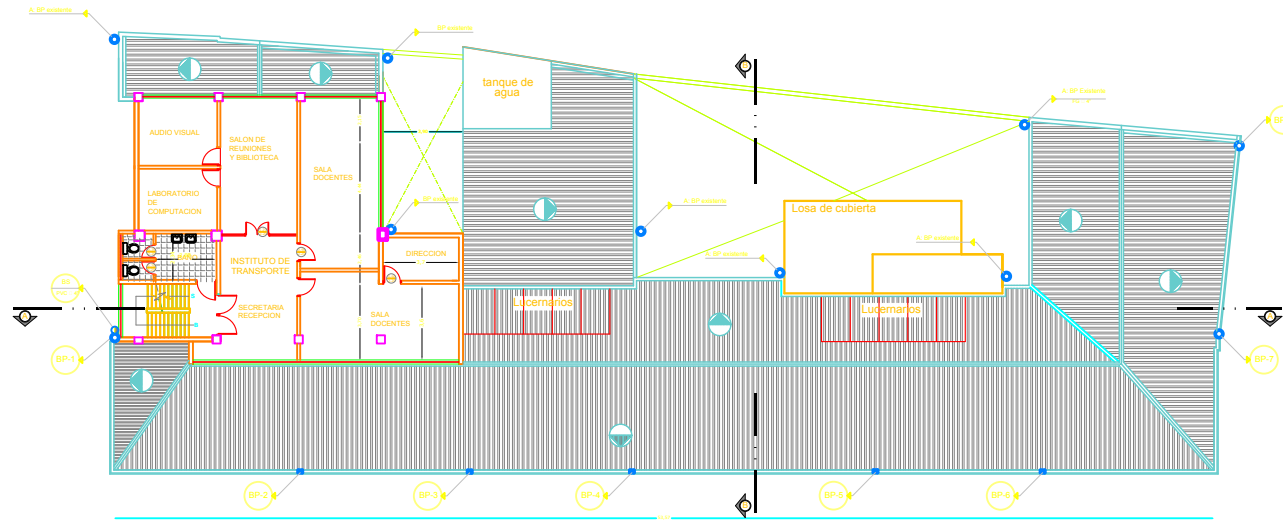

PISO OCTAVO Y PLANO DE CUBIERTAS

PLANTA NIVEL +27.00

SIMBOLOGÍA

- BP ● Bajante Pluvial
- BP ● Bajante Pluvial Existente
- TV ● Tubería de ventilación
- BS ● Bajante Sanitaria

U.M.S.A.

PROYECTO INSTALACIÓN HIDROSANITARIA
AMPLIACIÓN PLANTA SÉPTIMO PISO
EDIFICIO FAC. DE INGENIERÍA

PROYECTISTA: ING. VICTOR HUGO BARRIOS B.
JEFE DE DIV. CONSTRUCCIÓN Y MANTTO: ING. LUIS BACARREZA S.
JEFA DEPTO. DE INFRAESTRUCTURA: ARQ. ADRIANA ALBRISI DE RIOS

ING. VICTOR HUGO BARRIOS BLACUTT

ING. LUIS BACARREZA SAVATIER

ARQ. ADRIANA ALBRISI DE RIOS

CIUDAD DE LA PAZ
ZONA: CENTRAL
UBICACIÓN: PLAZA DEL OBELISCO

DESAGÜE PLUVIAL
PLANTA PISO OCTAVO Y PLANO DE CUBIERTAS
NIVEL +27.00

OBSERVACIONES:

DIBUJANTE: Univ. Jheny Huaygua Ramos

ESCALA: 1:100

LÁMINA

3/3

